
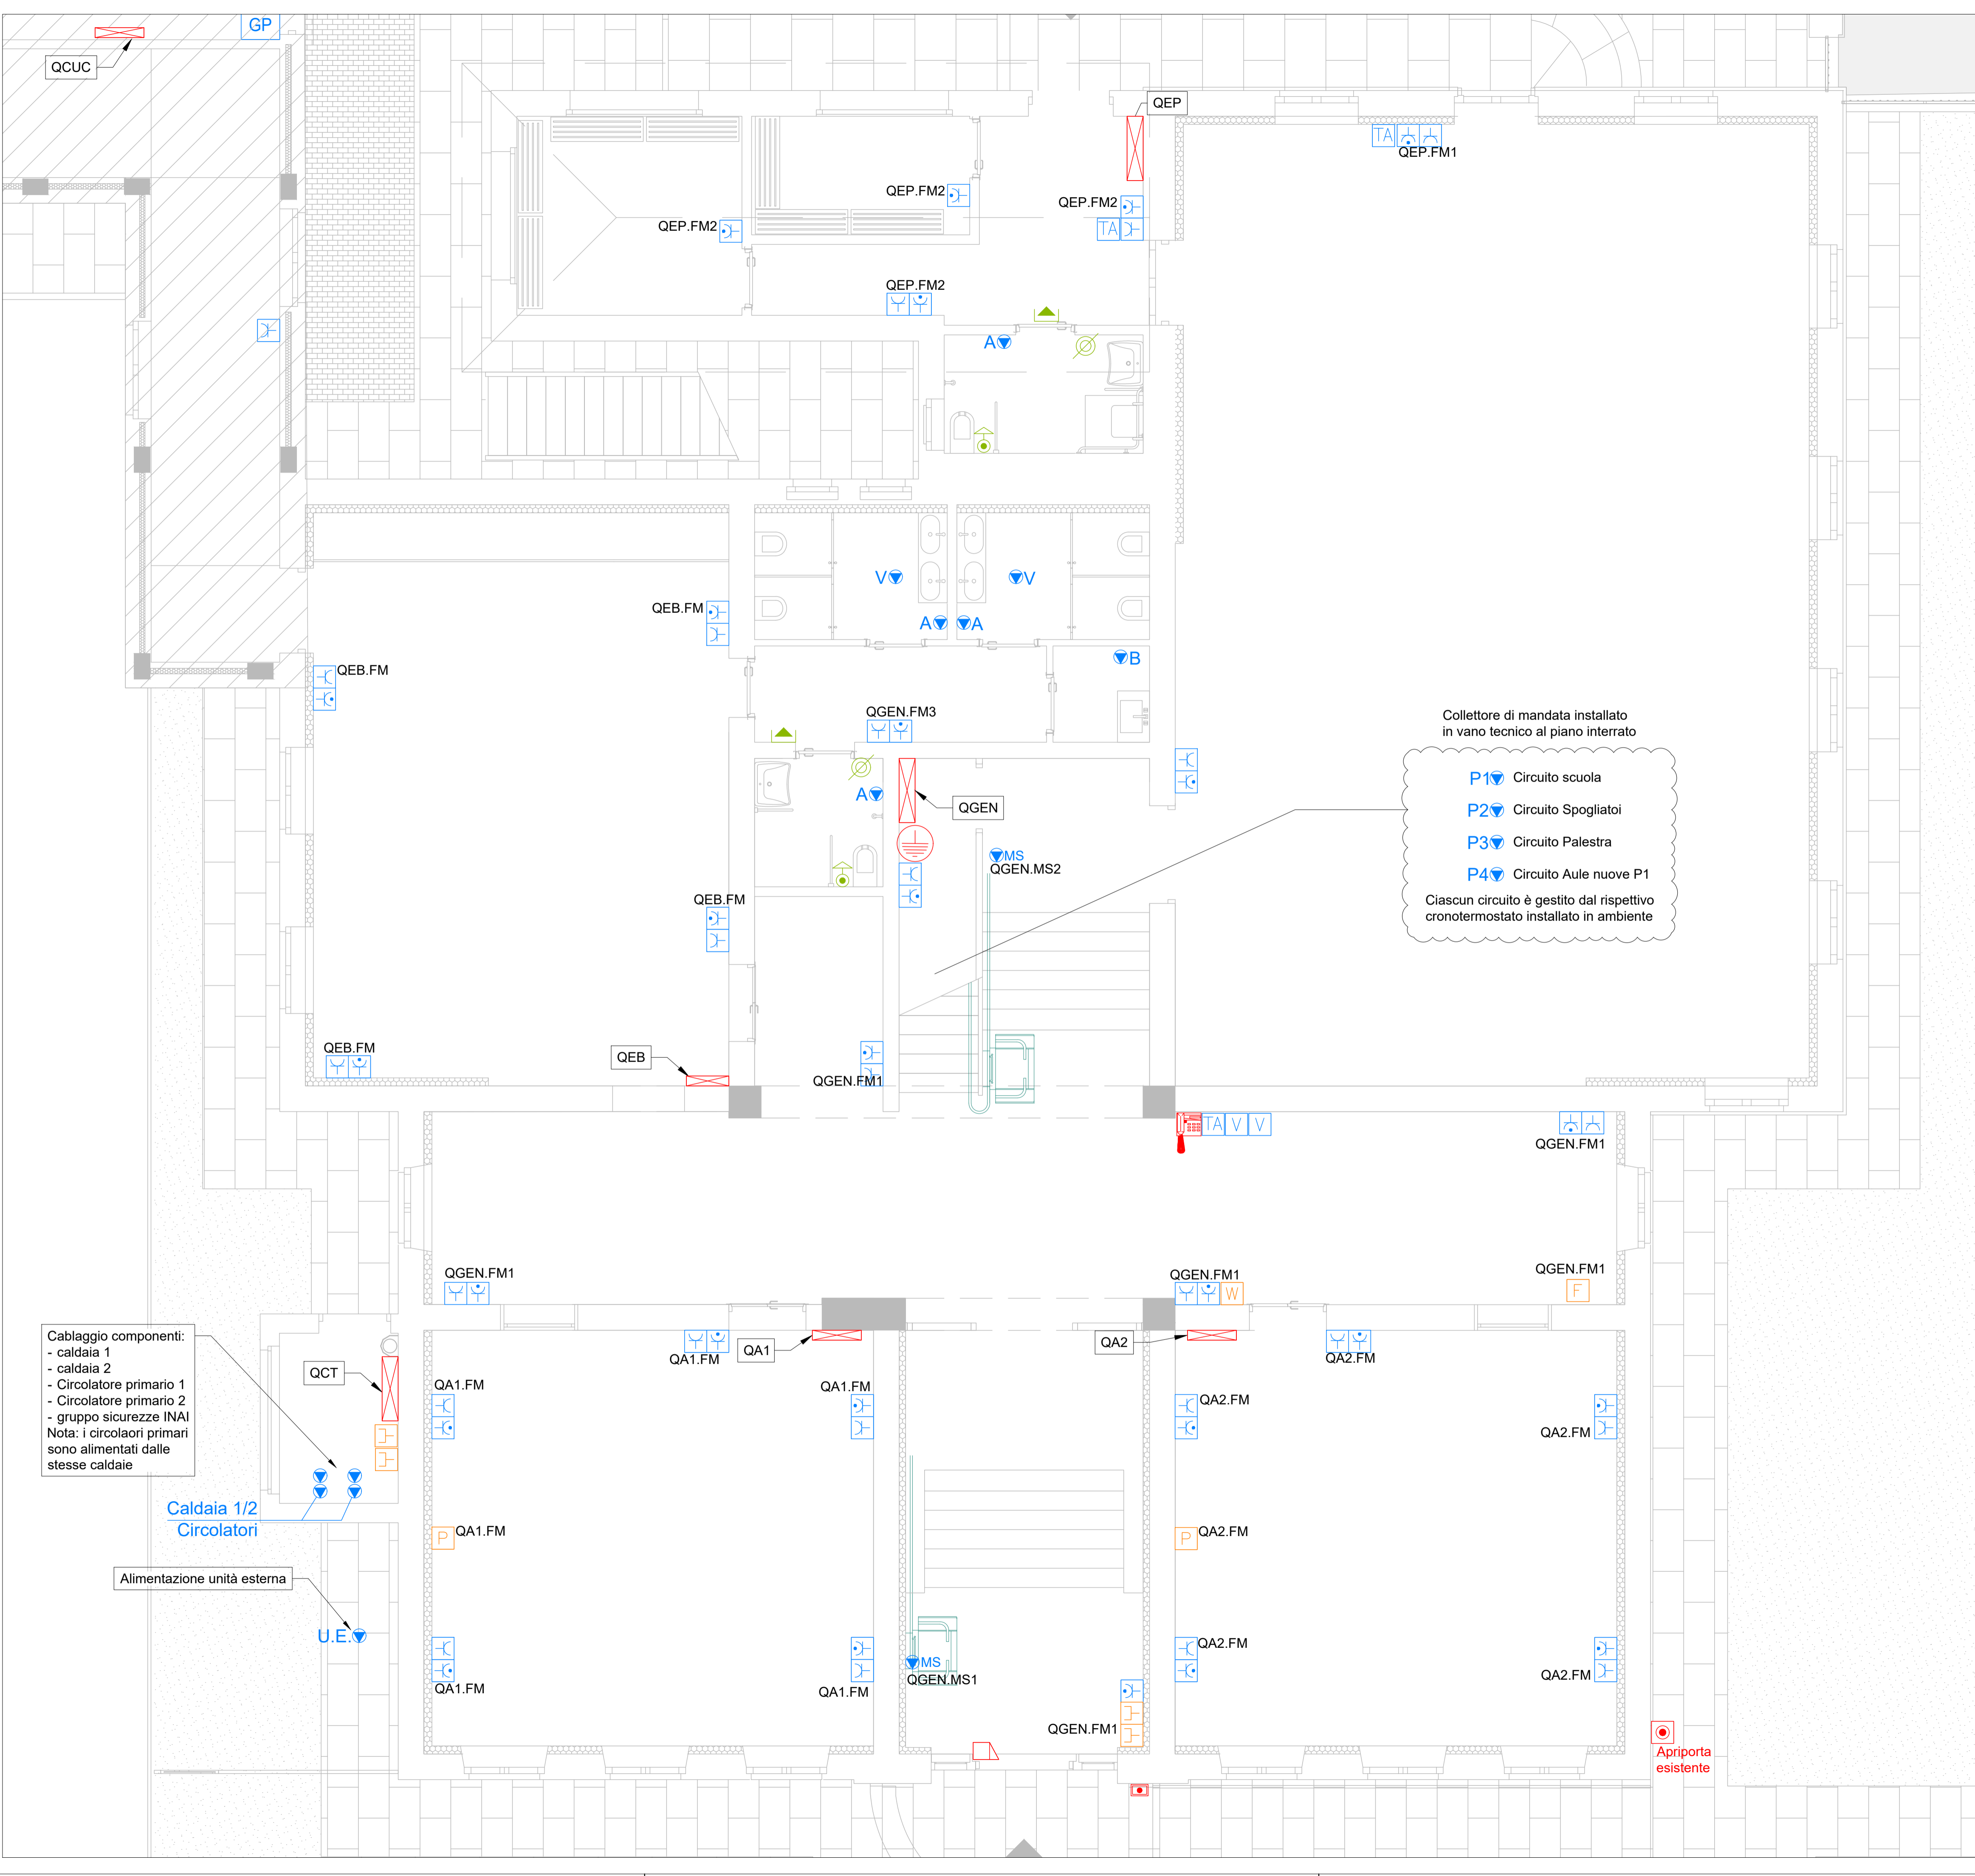
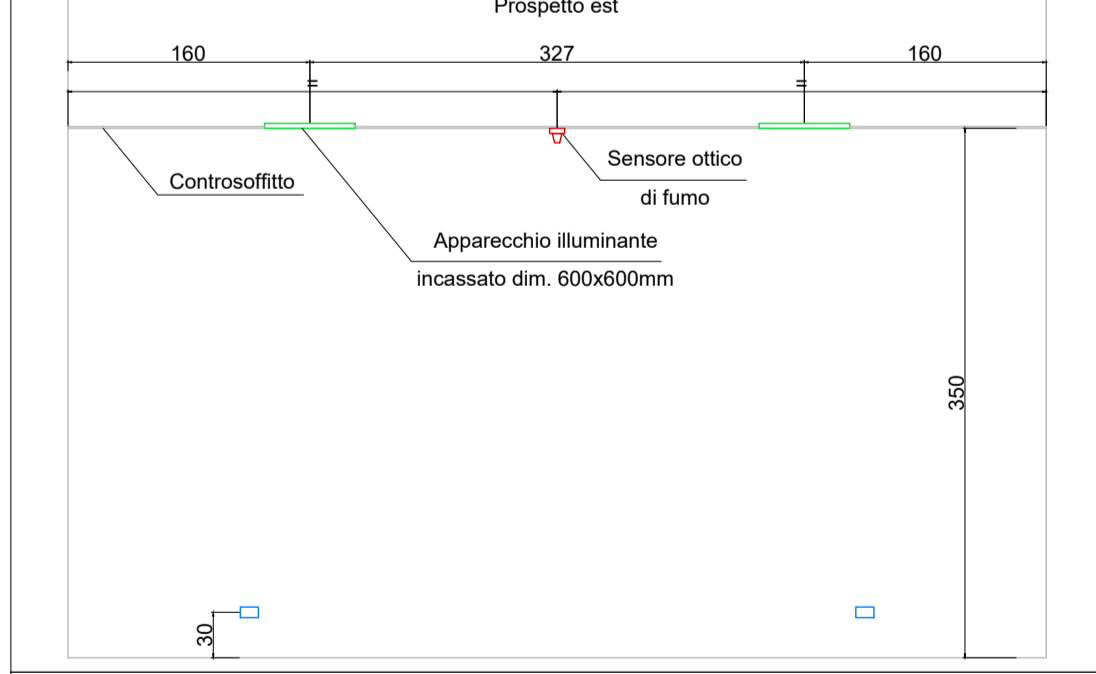


PASSERELLA A FILO 300x50mm - PIANO PRIMO

	Prospetto ovest	
--	-----------------	--

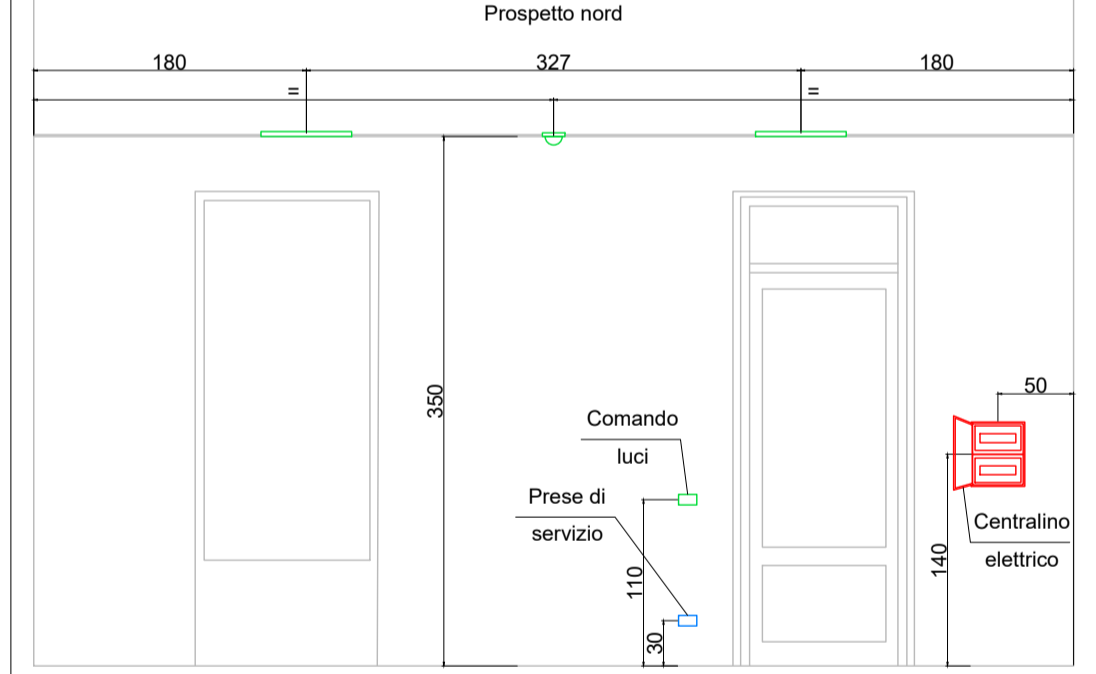

 QUADRO ELETTRICO (SIMBOLO GENERALE)

NOTE:

- PER I DETTAGLI DI ALIMENTAZIONE DELLE UTENZE FARE RIFERIMENTO ALL'ELABORATO IE_DP_SC_06 (SCHEMI UNIFILARI QUADRI ELETTRICI)
- PER I PARTICOLARI D'INSTALLAZIONE FARE RIFERIMENTO ALL'ELABORATO ...
- IL POSIZIONAMENTO DEI PUNTI DI ALIMENTAZIONE SARÀ DA VERIFICARE IN LOCO IN BASE ALLA DISPOSIZIONE DEGLI ARREDI E DELLE APPARECCHIATURE

CHIAVE DI LETTURA CIRCUITO DI ALIMENTAZIONE

Qxxx.yyy	Identificativo circuiti di alimentazione
	Identificativo quadro di alimentazione

REGIONE PIEMONTE CITTA' METROPOLITANA DI TORINO

COMUNE DI CERCENASCO

LAVORI DI ADEGUAMENTO SISMICO E NORMATIVO DELLA SCUOLA PRIMARIA DI CERCENASCO

Immobile sito in Via XX Settembre, n. 28 - 10060 Cencenasco (TO) - Censito al NCT al Foglio 12 mappale 407 e censito al NCEU al Foglio 12 mappale 407

PROGETTO ESECUTIVO

TAV_IE_03 IMPIANTI ELETTRICI

Elaborati:

Planimetria Forza Motrice e cablaggio strutturato piano terra

scala 1:50

COMMITTENTE:**COMUNE DI CERCENASCO**

Via XX Settembre n. 11 - 10060 Cercenasco (TO)
Tel. (+39) 011.9809227/ Fax. (+39) 011.9802731
P.IVA02332240015/C.F. 85003050011

GRUPPO DI PROGETTAZIONE
Capogruppo Mandatario RTP:
ARCH. GIORGIO TARDITI
Coordinamento GdL e Referente
Appaltante e gli Enti coinvolti

Mandanti:
Progettazione Architettonica
ARCH. ALESSANDRO CIMENTI - studioata
ARCH. ELISA DOMPÈ - studioata

Progetto Impianti
ING. MARCELLO PRINA
ARCH. ALBERTO CHIALVA

Progetto Strutturale
ING. VALTER RIPAMONTI

Data: SETTEMBRE 2024

Revisione: Settembre 2024